

Województwo: *dolnośląskie*  
Powiat: *karkonoski*  
Jednostka ewidencyjna: *020602\_1, Kowary*  
Obręb ewidencyjny: *020602\_1, 0003, Kowary*  
Działka nr: *402/7*

MAPA DO CELÓW PROJEKTOWYCH

5.141.28.07.2.2  
skala 1:500

Układ współrzędnych prostokątnych: *2000, strefa 15*  
Układ wysokości: *PL-EVRF2007-NH*

OD.6640.1032.2021



**GEODEZJA**  
*Dariusz Sobol*  
ul. Warszawska 15/6, 59-800 Lubań  
tel. 882 712 190  
NIP 613-136-83-99 - REGON 1415369646

Aktualizację terenu określonego grubą linią  
w treści nadziemnej i podziemnej wykonał:

Nie wyklucza się istnienia w terenie innych  
nie wykazanych na niniejszej mapie urządzeń podziemnych,  
które nie były zgłoszone do inwentaryzacji lub  
o których brak jest informacji w instytucjach branżowych.

Granice i numery działek zgodne z operatem ewidencji gruntów.

Na mapie nie ustalono ewentualnych obciążeń służebności gruntowych  
wykazanych w Księgach Wieczystych.

Mapa wykonana pod obiekt liniowy.

Punkty osnowy geodezyjnej podlegają  
ochronie -art.48 ust.1 pkt.3 Prawo Geodezyjne i Kartograficzne.

**ZAKRES OPRACOWANIA:** ---

Poświadczam, że niniejszy dokument został opracowany w wyniku prac geodezyjnych i kartograficznych, których rezultaty zawiera operat techniczny zweryfikowany pozytywnie. Jednocześnie informuję, że jestem świadomy odpowiedzialności karnej za złożenie fałszywego oświadczenia.	
Identyfikator zgłoszenia prac geodezyjnych	OD.6640.1032.2021
Organ służby geodezyjnej, który otrzymał zgłoszenie	STAROSTA KARKONOSKI
Wykonawca prac geodezyjnych	GEODEZJA Dariusz SOBOL
Nr oraz data sporządzenia dokumentu zawierającego wynik pozytywnej weryfikacji	Protokół weryfikacji nr 1 z dnia 22.07.2021
Imię i nazwisko oraz nr uprawnień zawodowych kierownika prac	Lukasz Szwabowicz Geodeta uprawniający Nr upr. 22203

LEGENDA:


Projektowana trasa kabla YKY 3x4mm<sup>2</sup> w rurach osłonowych śr. 50mm

Projektowy przepust metodą bezrozkopową wykonany rurą wzmacnianą o śr. 100mm

Oprawa drogowa LED 65W

Słup aluminiowy h=5m na fundamencie prefabrykowanym

Istniejący punkt świetlny

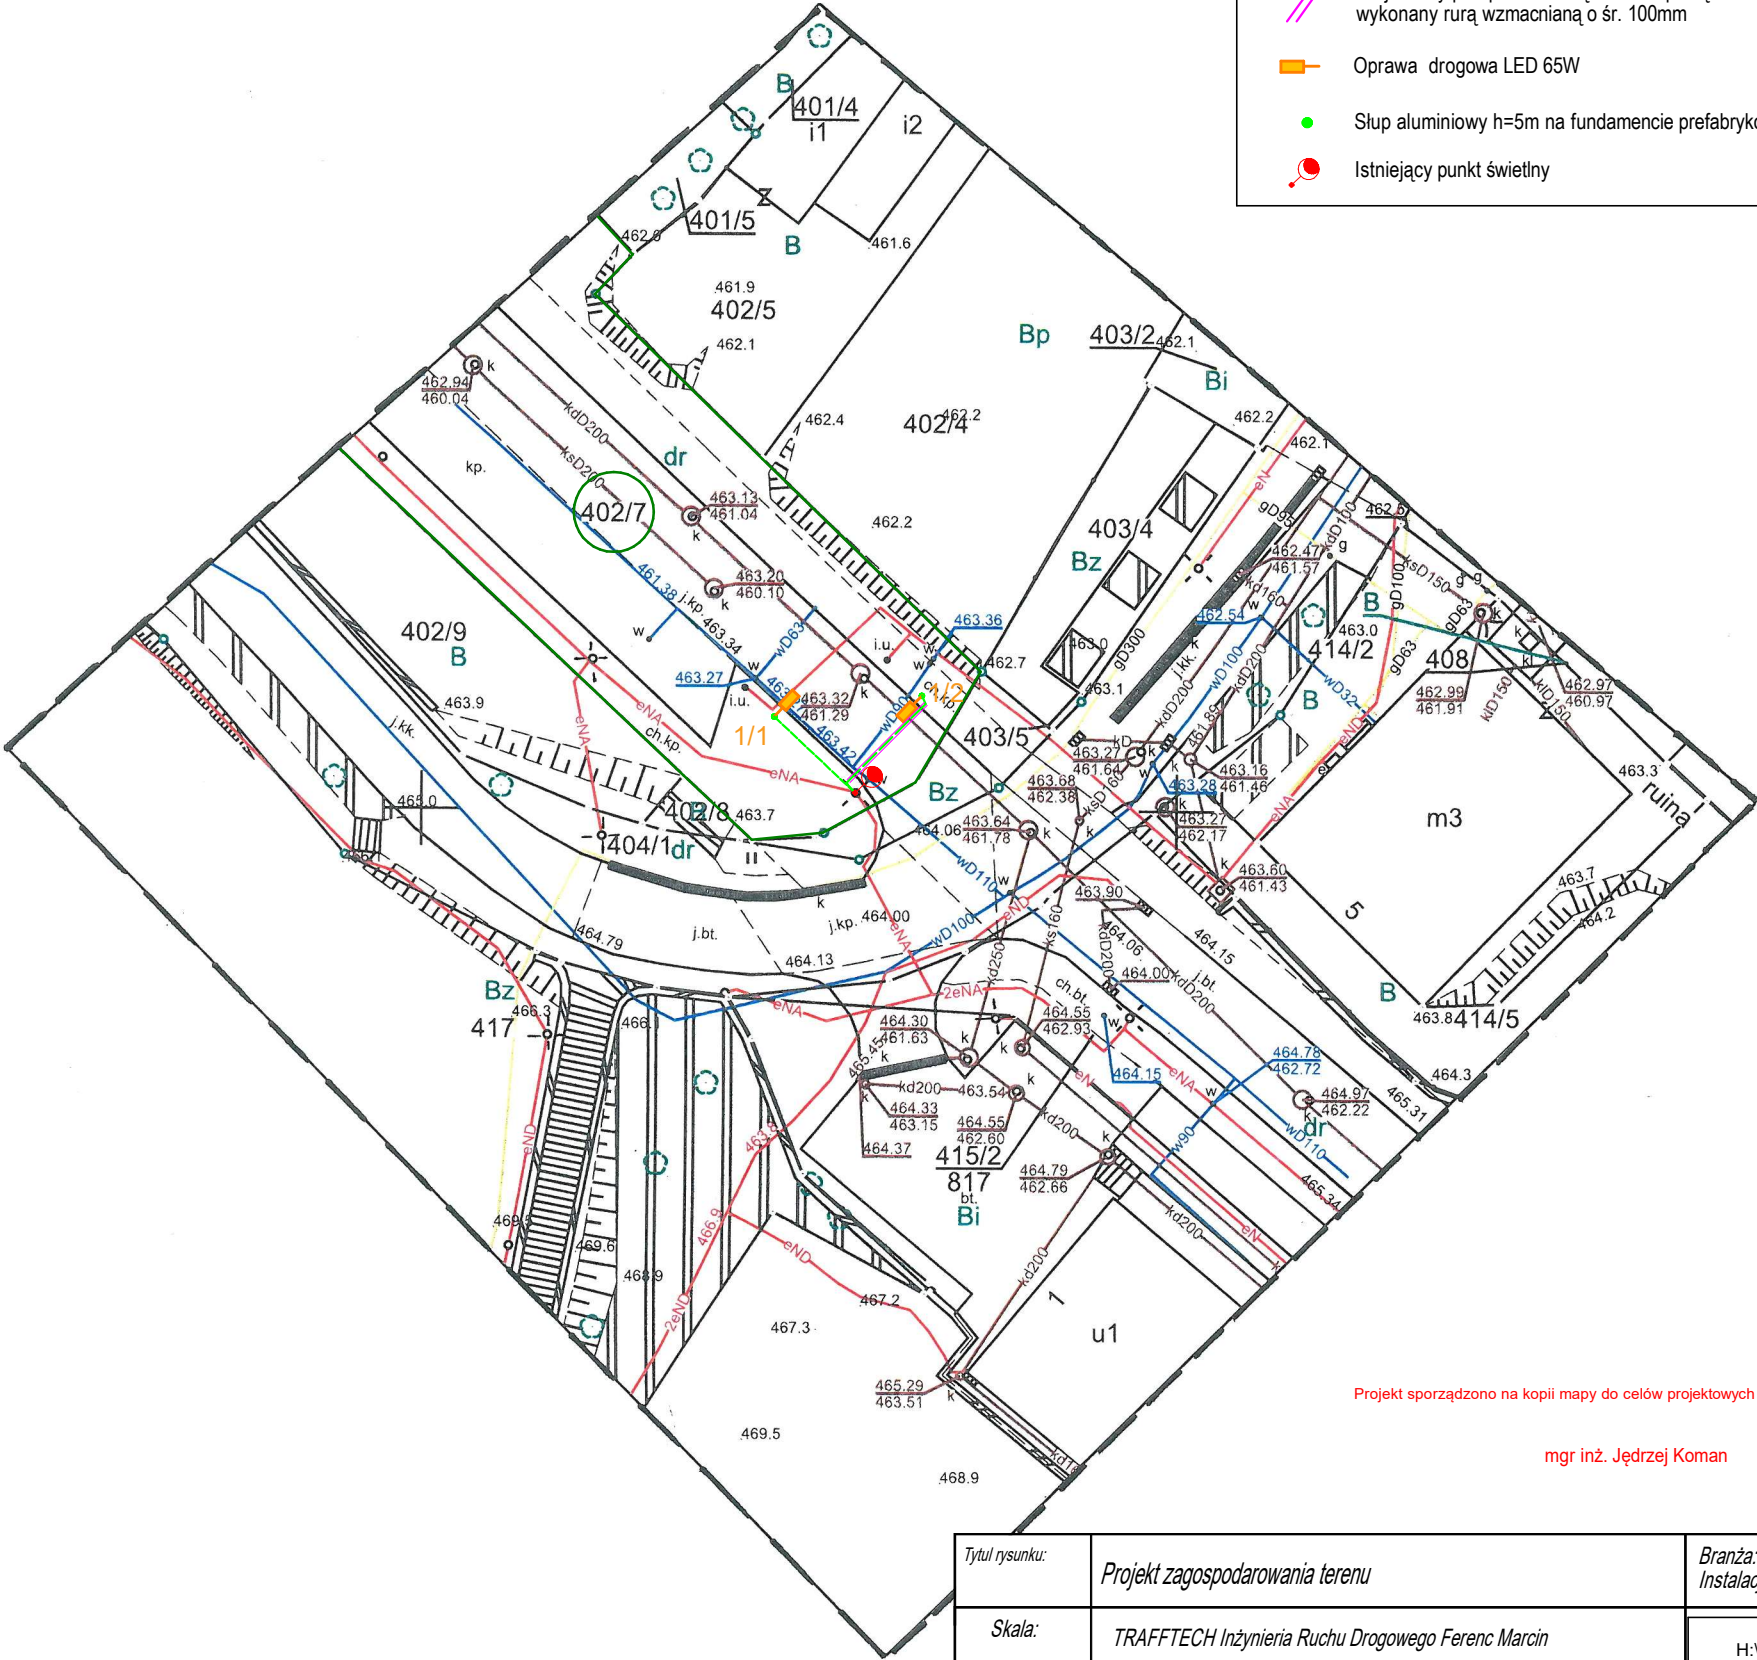

Projekt sporządzono na kopii mapy do celów projektowych zgodnej z oryginałem

mgr inż. Jędrzej Koman

Tytuł rysunku:	Projekt zagospodarowania terenu		Branża:	Instalacje elektryczne
Skala:	TRAFFTECH Inżynieria Ruchu Drogowego Ferenc Marcin ul. Orła 12/29 58-560 Jelenia Góra		H:\rondo\traff .bmp	
Data:	28.06.2021	Projektant: mgr inż. Jędrzej Koman (spec. instalacyjna w zakresie sieci, instalacji i urządzeń elektrycznych i elektroenergetycznych)	Uprawnienia: DOS/0238/PWBE/2019 DOS/IE/0240/19	Podpis:
Tytuł projektu: Poprawa bezpieczeństwa na dwóch przejściach dla pieszych na ulicy Władysława Jagiełły i Alej Wolności w Kowarach - budowa doświetlenia na przejściach dla pieszych				
Inwestor:	Gmina Kowary ul. 1 maja 1A 58-530 Kowary	Adres obiektu:	Powiat karkonoski - Gmina Kowary - obręb 0001 Kowary - dz. nr 402/7	Nr rys.